

GMINA RADZYMIN
 Pl. T. Kościuszki 2
 05-250 Radzymin
 REGON 013269700
 NIP 1291933745

Projekt uzgodniono bez uwag
 (z uwagami) dnia 11.06.13

z up. Burmistrza
Robert Wogalski
 Zastępca Kierownika Referatu
 Inwestycji i Promocji

Załącznik do decyzji (postanowienia)
 nr 64802/13 z dnia 26.08.2013
 znak JAR.6760.M.2.136.2013

SŁUGI GEODEZYJNE
 mgr inż. Daniel Demusiak
 05-270 Merki, ul. Piaskowa 22
 tel. 604-277-175
 NIP 143-55-42


Usytuowanie
 stałego, przewizorycznego przewodu
przejście pod dr. 1-3, 5-6, sieć wodociągowa 7-4, sieć kanaliz. 8-10, przyłącze 10-11
 określono do realizacji.

Wotomin, dnia 18.03.2013
 mgr inż. Daniel Demusiak
GEODETA UPRAWNIONY
 05-270 Merki, ul. Piaskowa 22 F
 tel. 604-277-175
 Zezwolenie GUGiK nr 5351

Usytuowanie stałego, przewizorycznego przewodu podlega w zakresie geodezyjnej inwentaryzacji pow. sprawozdaniom przez inżyniera uprawnionego do wykonywania prac geodezyjnych. W razie niezgodności realizacji sieci uzbrojenia terenu z uzgodnionym projektem inwestycji, podlegający jest przedłożyć mapę z wyników pomiarów pow. donawczych władzom organowi administracji architektoniczno-budowlanej. Uzgodnienie usytuowania projektowanej sieci uzbrojenia terenu zachowuje ważność przez okres 5 lat od dnia wydania opinii w sprawie uzgadniania usytuowania projektowych sieci uzbrojenia terenu. Uzgodnienie traci ważność w przypadku, o którym mowa w § 13 rozporządzenia Ministra Rozwoju Regionalnego i Budownictwa z dnia 2 kwietnia 2011 r. w sprawie geodezyjnej ewidencji sieci uzbrojenia terenu oraz sposobu uzgadniania dokumentacji projektowej (Dz. U. nr 39, poz. 455).

MAPA DO CELÓW PROJEKTOWYCH
 SKALA 1:500
 miejscowość.....Radzymin.....
 jednostka ewidencyjna.....1436094-Radzymin.....
 obręb.....0013-02-03.....
 nr działki.....101, 104, 107.....
 Układ: 2000, Kr-86

88.5

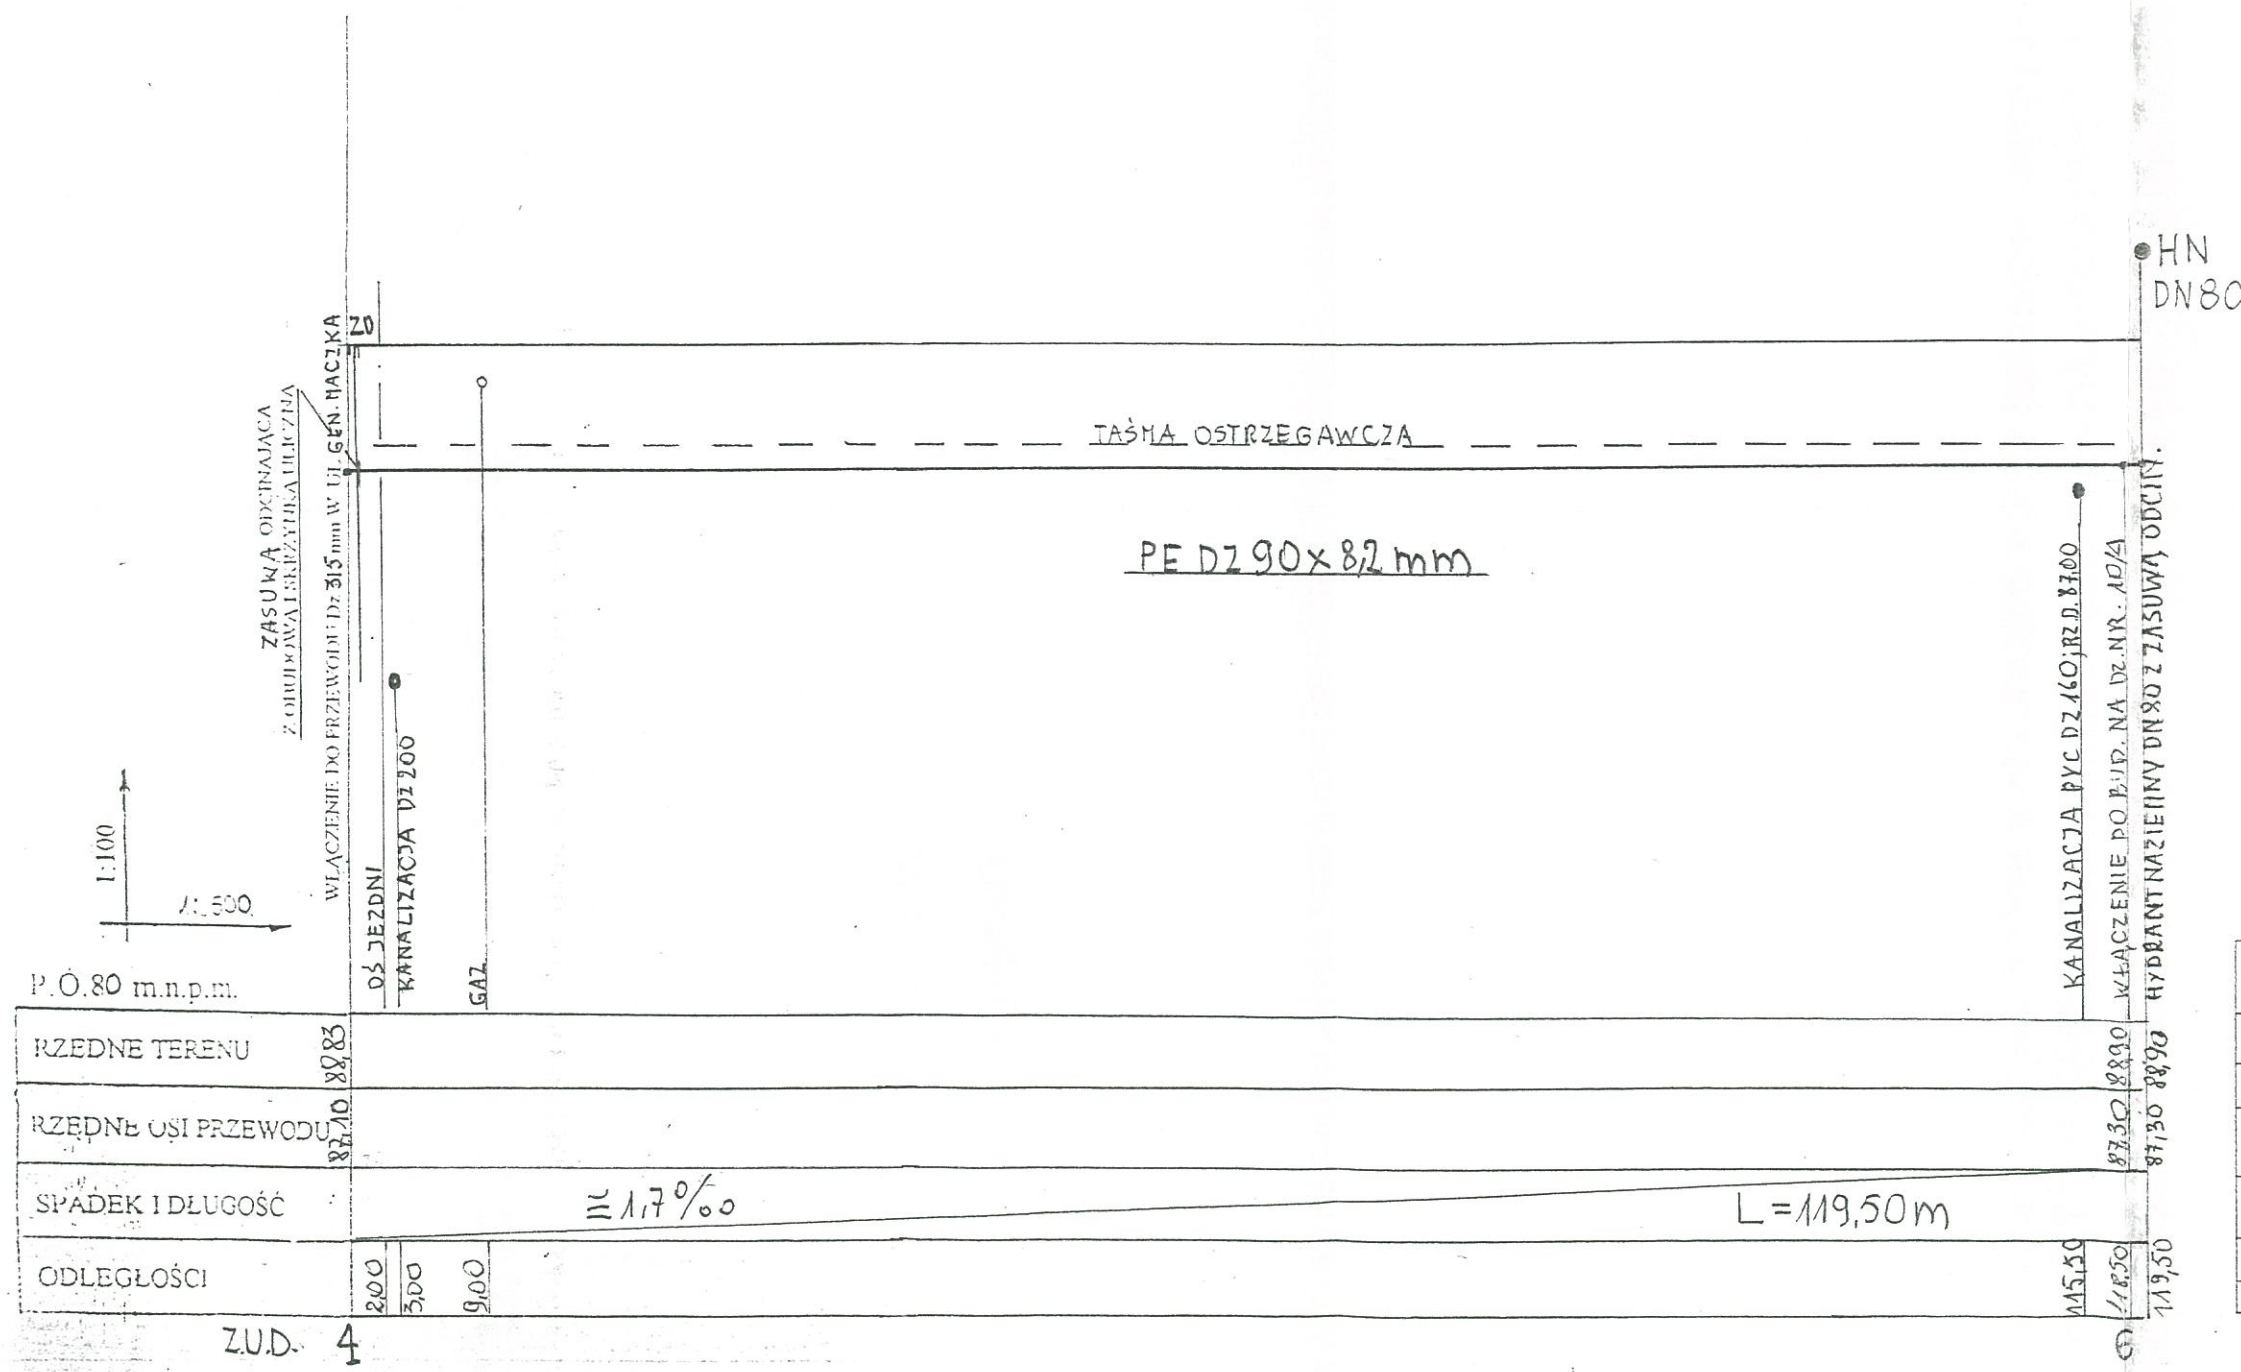

P. Ő. 80 m.n.p.m.				
RZEDNE TERENU	88,83			
RZEDNE OSI PRZEWODU	87,10			
SPADEK I DŁUGOŚĆ		≅ 1,7‰		L = 119,50 m
ODLEGŁOŚCI	200	300	900	119,50

Z.U.D. 4

USŁUGI PROJEKTOWE MGR INŻ. LUCYNA LANDSBERG 01-756 WARSZAWA, UL. PRZASNYSKA 12/37		NR RYS. 2
OBIEKT I ADRES Dz. nr 10/7	PROJEKT BUDOWLANY PRZEWODU WODOCIAGOWEGO DROGA DOJAZDOWA DO UL. GEN. MACZKA, 05-250 RADZYMIN.	
NAZWA RYSUNKU PROFIL TRASY PRZEWODU WODOCIAGOWEGO		
DATA 05.2013	STADIUM Projekt budowlany	SKALA 1:100; 1:500
PROJEKTANT Mgr inż. Lucyna Landsberg		<i>[Signature]</i>
SPRAWDZAJĄCY: INŻ. ANDRZEJ BEDNAREK		

STAROSTWO
POWIATOWE W WOŁOMINIE
Wydział Budownictwa
05-250 Radzymin
ul. Plac Konstytucji 3 Maja 19