



GMINA RADZYMIN
 Pl. T. Kościuszki 2
 05-250 Radzymin
 REGON 013269700
 NIP 1251333745

Projekt uzgodniono bez uwag
 (z uwagami) dnia 11.06.13
 z up. Burmistrza
Robert Nopalski
 Zastępca Kierownika Referatu
 Inwestycji i Drogownictwa

Załącznik do decyzji (pestanowienia)
 nr 613/13, z dnia 26.08.2013
 znak SA.6740.U.2.136.2013


USŁUGI GEODEZYJNE
 mgr inż. Daniel Demusiak
 05-270 Marki, ul. Piaskowa 22 F
 tel. 604-277-175
 NIP 118-113-55-42

MAPA DO CELÓW PROJEKTOWYCH
 SKALA 1:500
 miejscowość.....Radzymin
 jednostka ewidencyjna.....1434094-Radzymin
 obręb.....0013-02-03
 nr działki.....10/1, 10/4, 10/7
 Układ: 2000, Kr-86
 Teren w oznaczonym zakresie zaktualizowany

Usytuowanie
 stałego, prowizorycznego przewodu
 określono do realizacji.
 Wołomin, dnia 10.03.2013

mgr inż. Daniel Demusiak
GEODETA UPRAWNIONY
 05-270 Marki, ul. Piaskowa 22 F
 tel. 604-277-175
 Zezwolenie GUGiK nr 5351

Uzgodnienie usytuowania stałego, prowizorycznego przewodu w terenie nastąpiło w wyniku wytyczenia i geodezyjnej inwentaryzacji geodezyjnej przez jednostkę uprawnioną do wykonywania prac geodezyjnych. W realizacji przedsięwzięcia niezbędne jest uzbrojenie terenu z uzgodnionym projektem inwestycji zobowiązującą jest przedłożyć mapę z wyliczaniem pomiarów powstających w terenie organowi administracji architektoniczno-budowlanej.
 Uzgodnienie usytuowania projektowanego stałego przewodu w terenie zachowuje ważność przez okres 3 lat od dnia wydania opinii w sprawie uzgadniania usytuowania projektowanego stałego przewodu w terenie. Uzgodnienie traci ważność w przypadku, o którym mowa w § 13 rozporządzenia Ministra Rozwoju Regionalnego i Budownictwa z dnia 2 kwietnia 2001 r. w sprawie geodezyjnej ewidencji sieci uzbrojenia terenu oraz zespołów uzgadniania dokumentacji projektowej (Dz. U. nr 38, poz. 455).

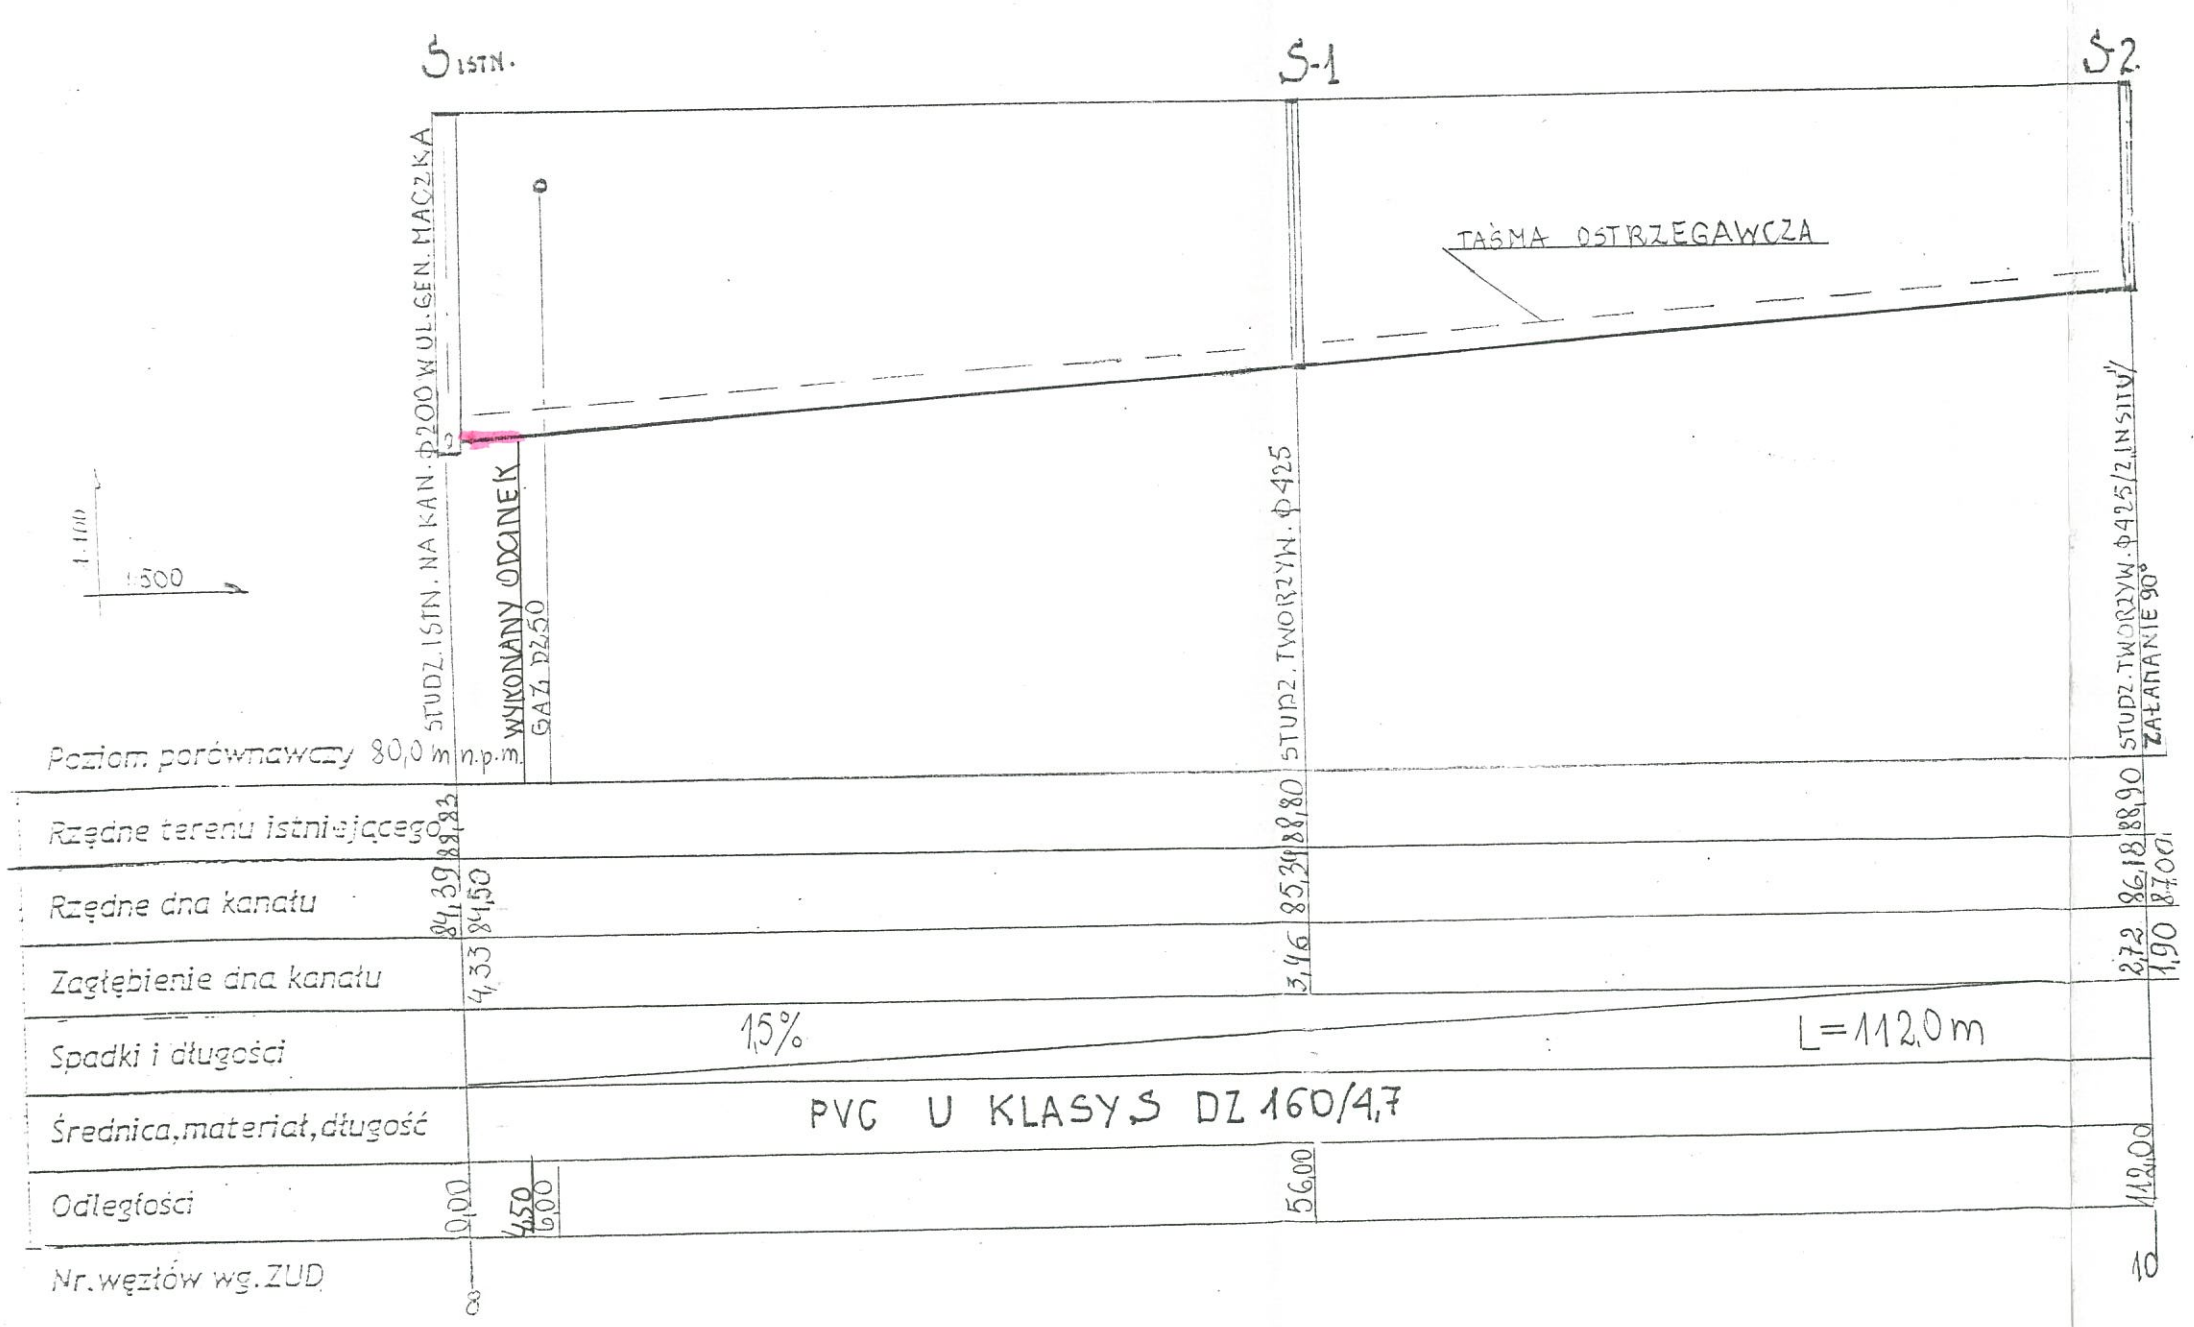

Poziom porównawczy 80,0 m n.p.m.			
Rzędne terenu istniejącego	84,39	85,34	86,18
Rzędne dna kanału	84,39	85,34	86,18
Zagłębienie dna kanału	0,00	0,00	0,00
Spadki i długości	15%		L=112,0 m
Średnica, materiał, długość	PVC U KLASY S DZ 160/4,7		
Odległości	0,00	56,00	112,00
Nr. węzłów wg. ZUD	8		10

STAROSTWO
POWIATOWE W WOŁOMINIE
Wydział Budownictwa
05-250 Radzymin
ul. Plac Konstytucji 3 Maja 19

USŁUGI PROJEKTOWE		NR RYS.
MGR INŻ. LUCYNA LANDSBERG 01-756 WARSZAWA, UL. PRZASNYSKA 12/37		2
OBIEKT	PROJEKT BUDOWLANY	
ADRES	PRZEWODU WODOCIAGOWEGO	
Dz. nr 10/7	DROGA DOJAZDOWA DO UL. GEN. MACZKA, 05-250 RADZYMIN.	
NAZWA RYSUNKU		
PROFIL TRASY SIECI KANALIZACYJNEJ		
DATA	STADIUM	SKALA
05.2013	Projekt budowlany	1:100; 1:500
PROJEKTANT		
Mgr inż. Lucyna Landsberg		
SPRAWDZAJĄCY: INŻ. ANDRZEJ BEDNAREK		