

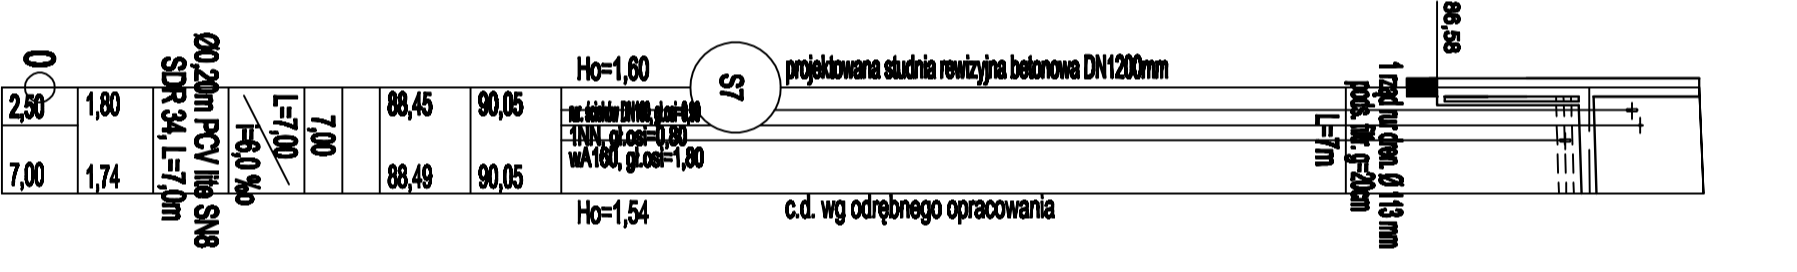


skala 3m

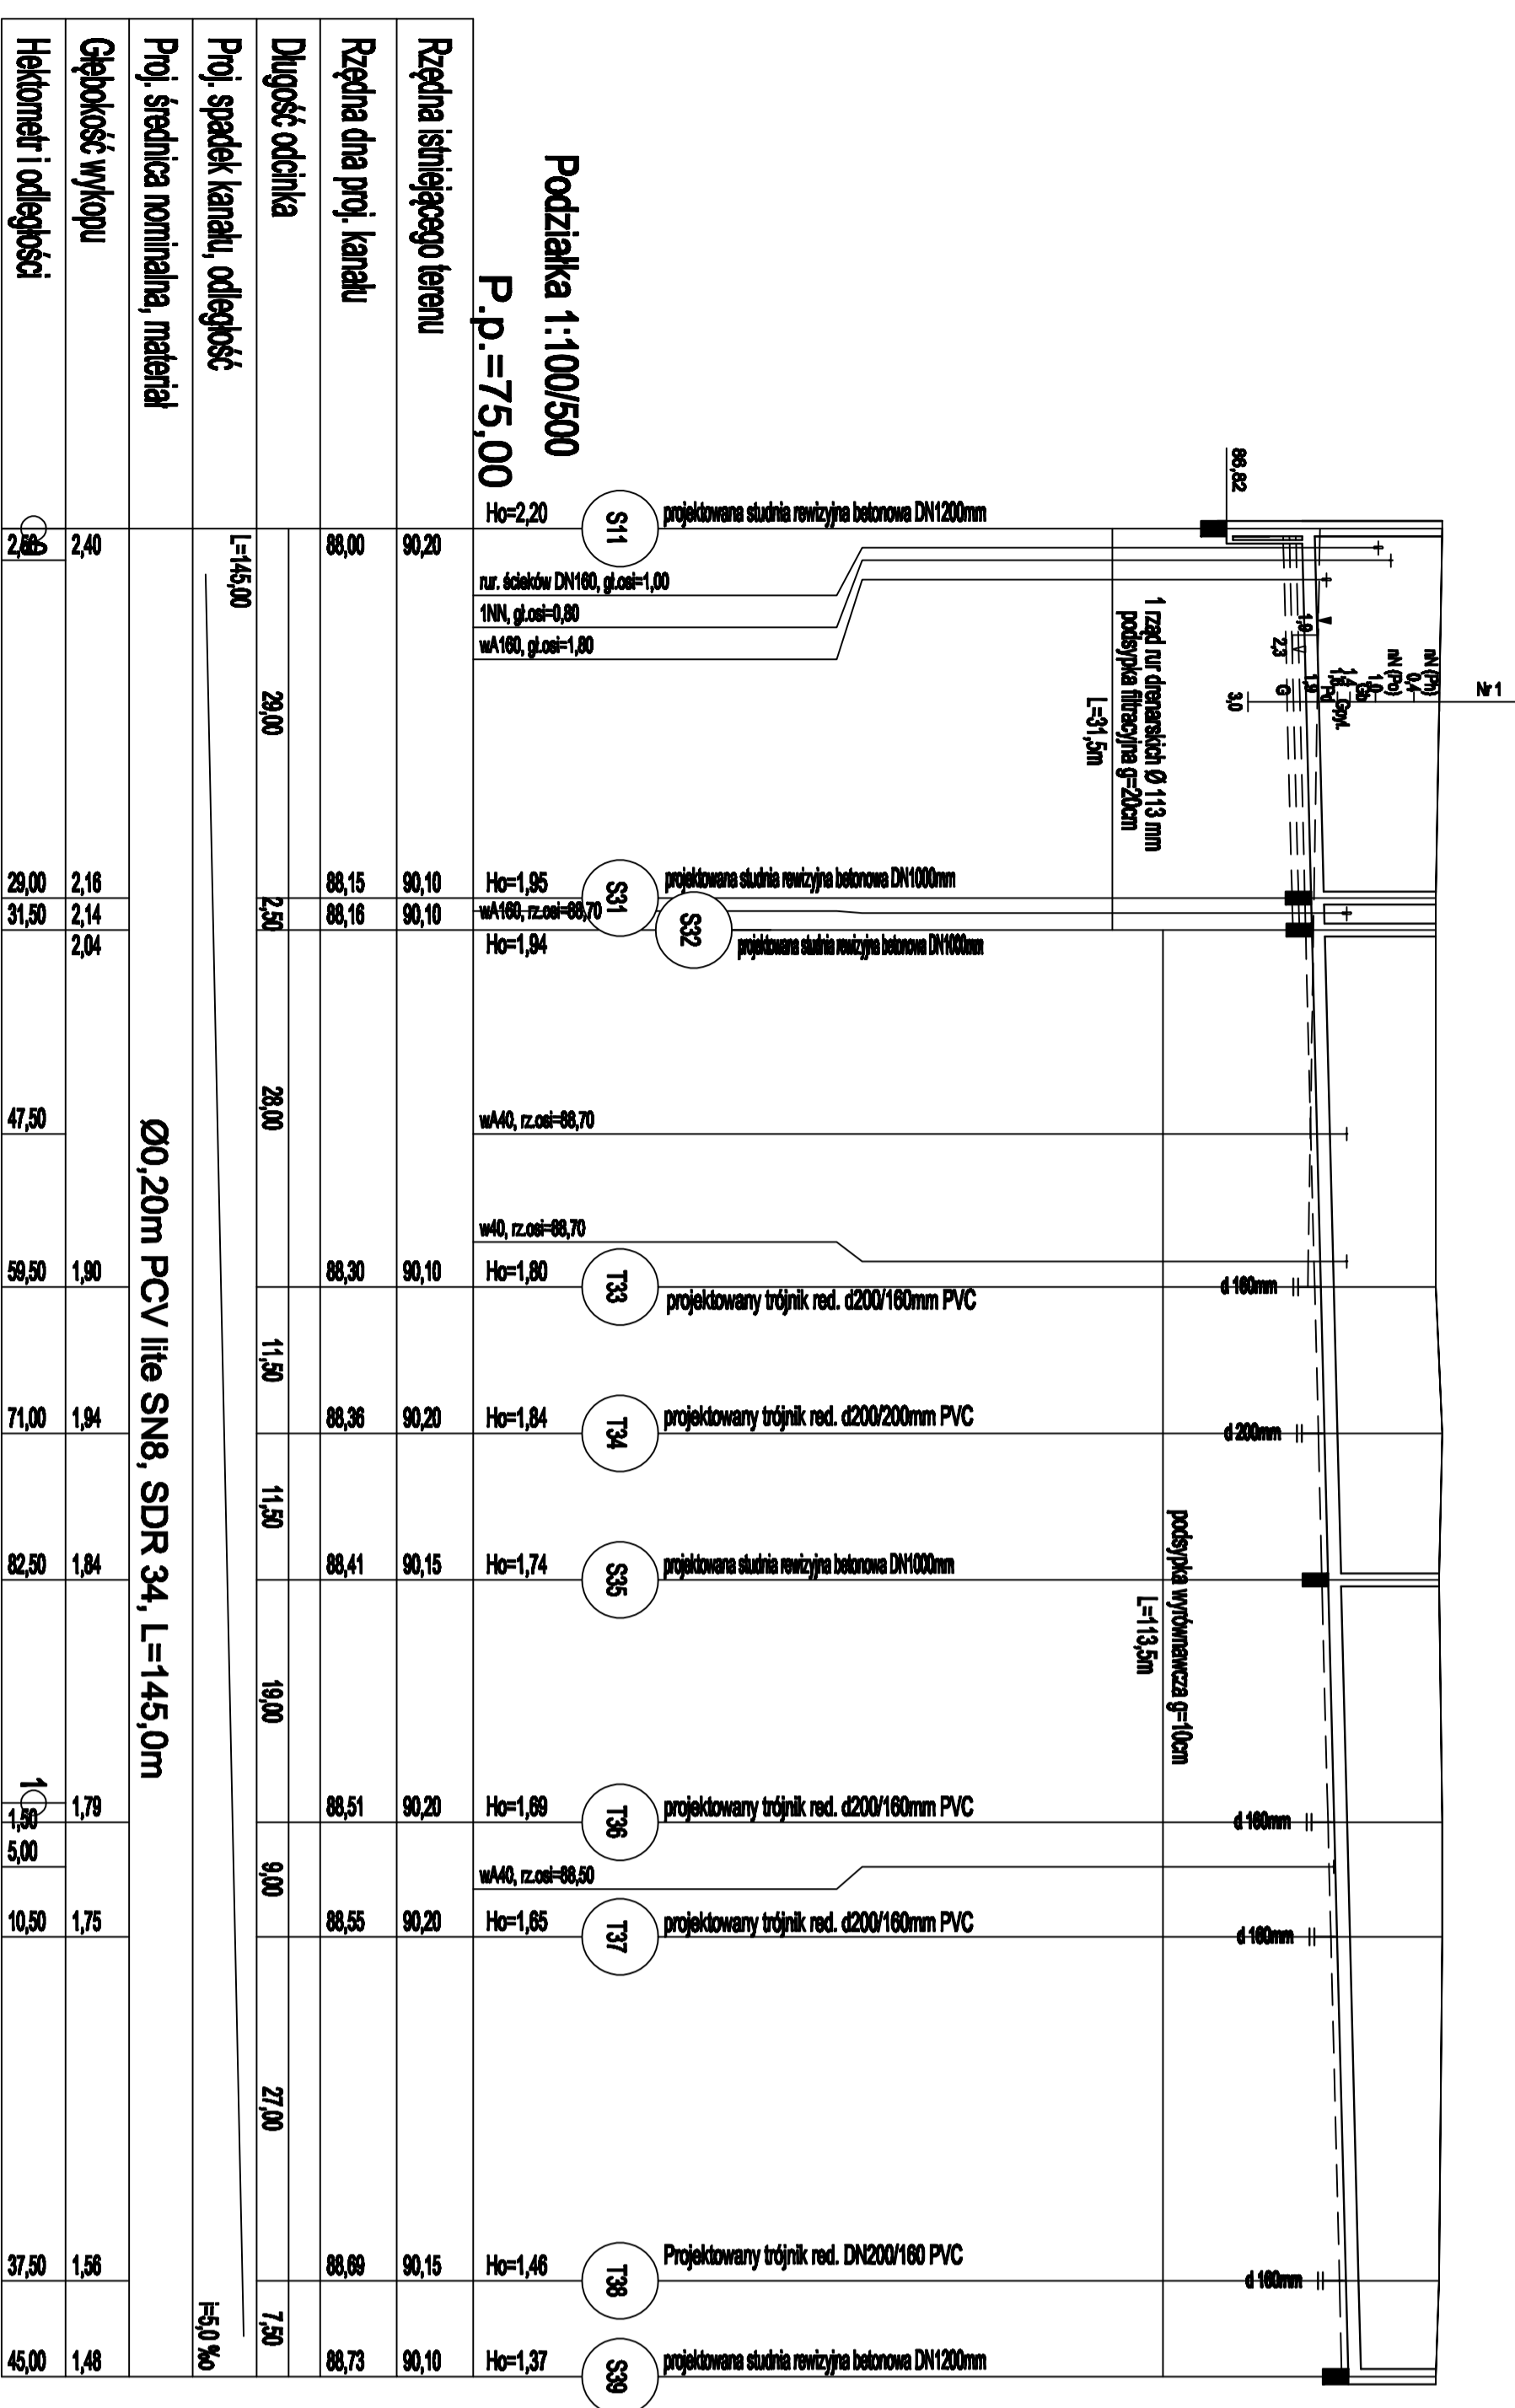

skala 3m

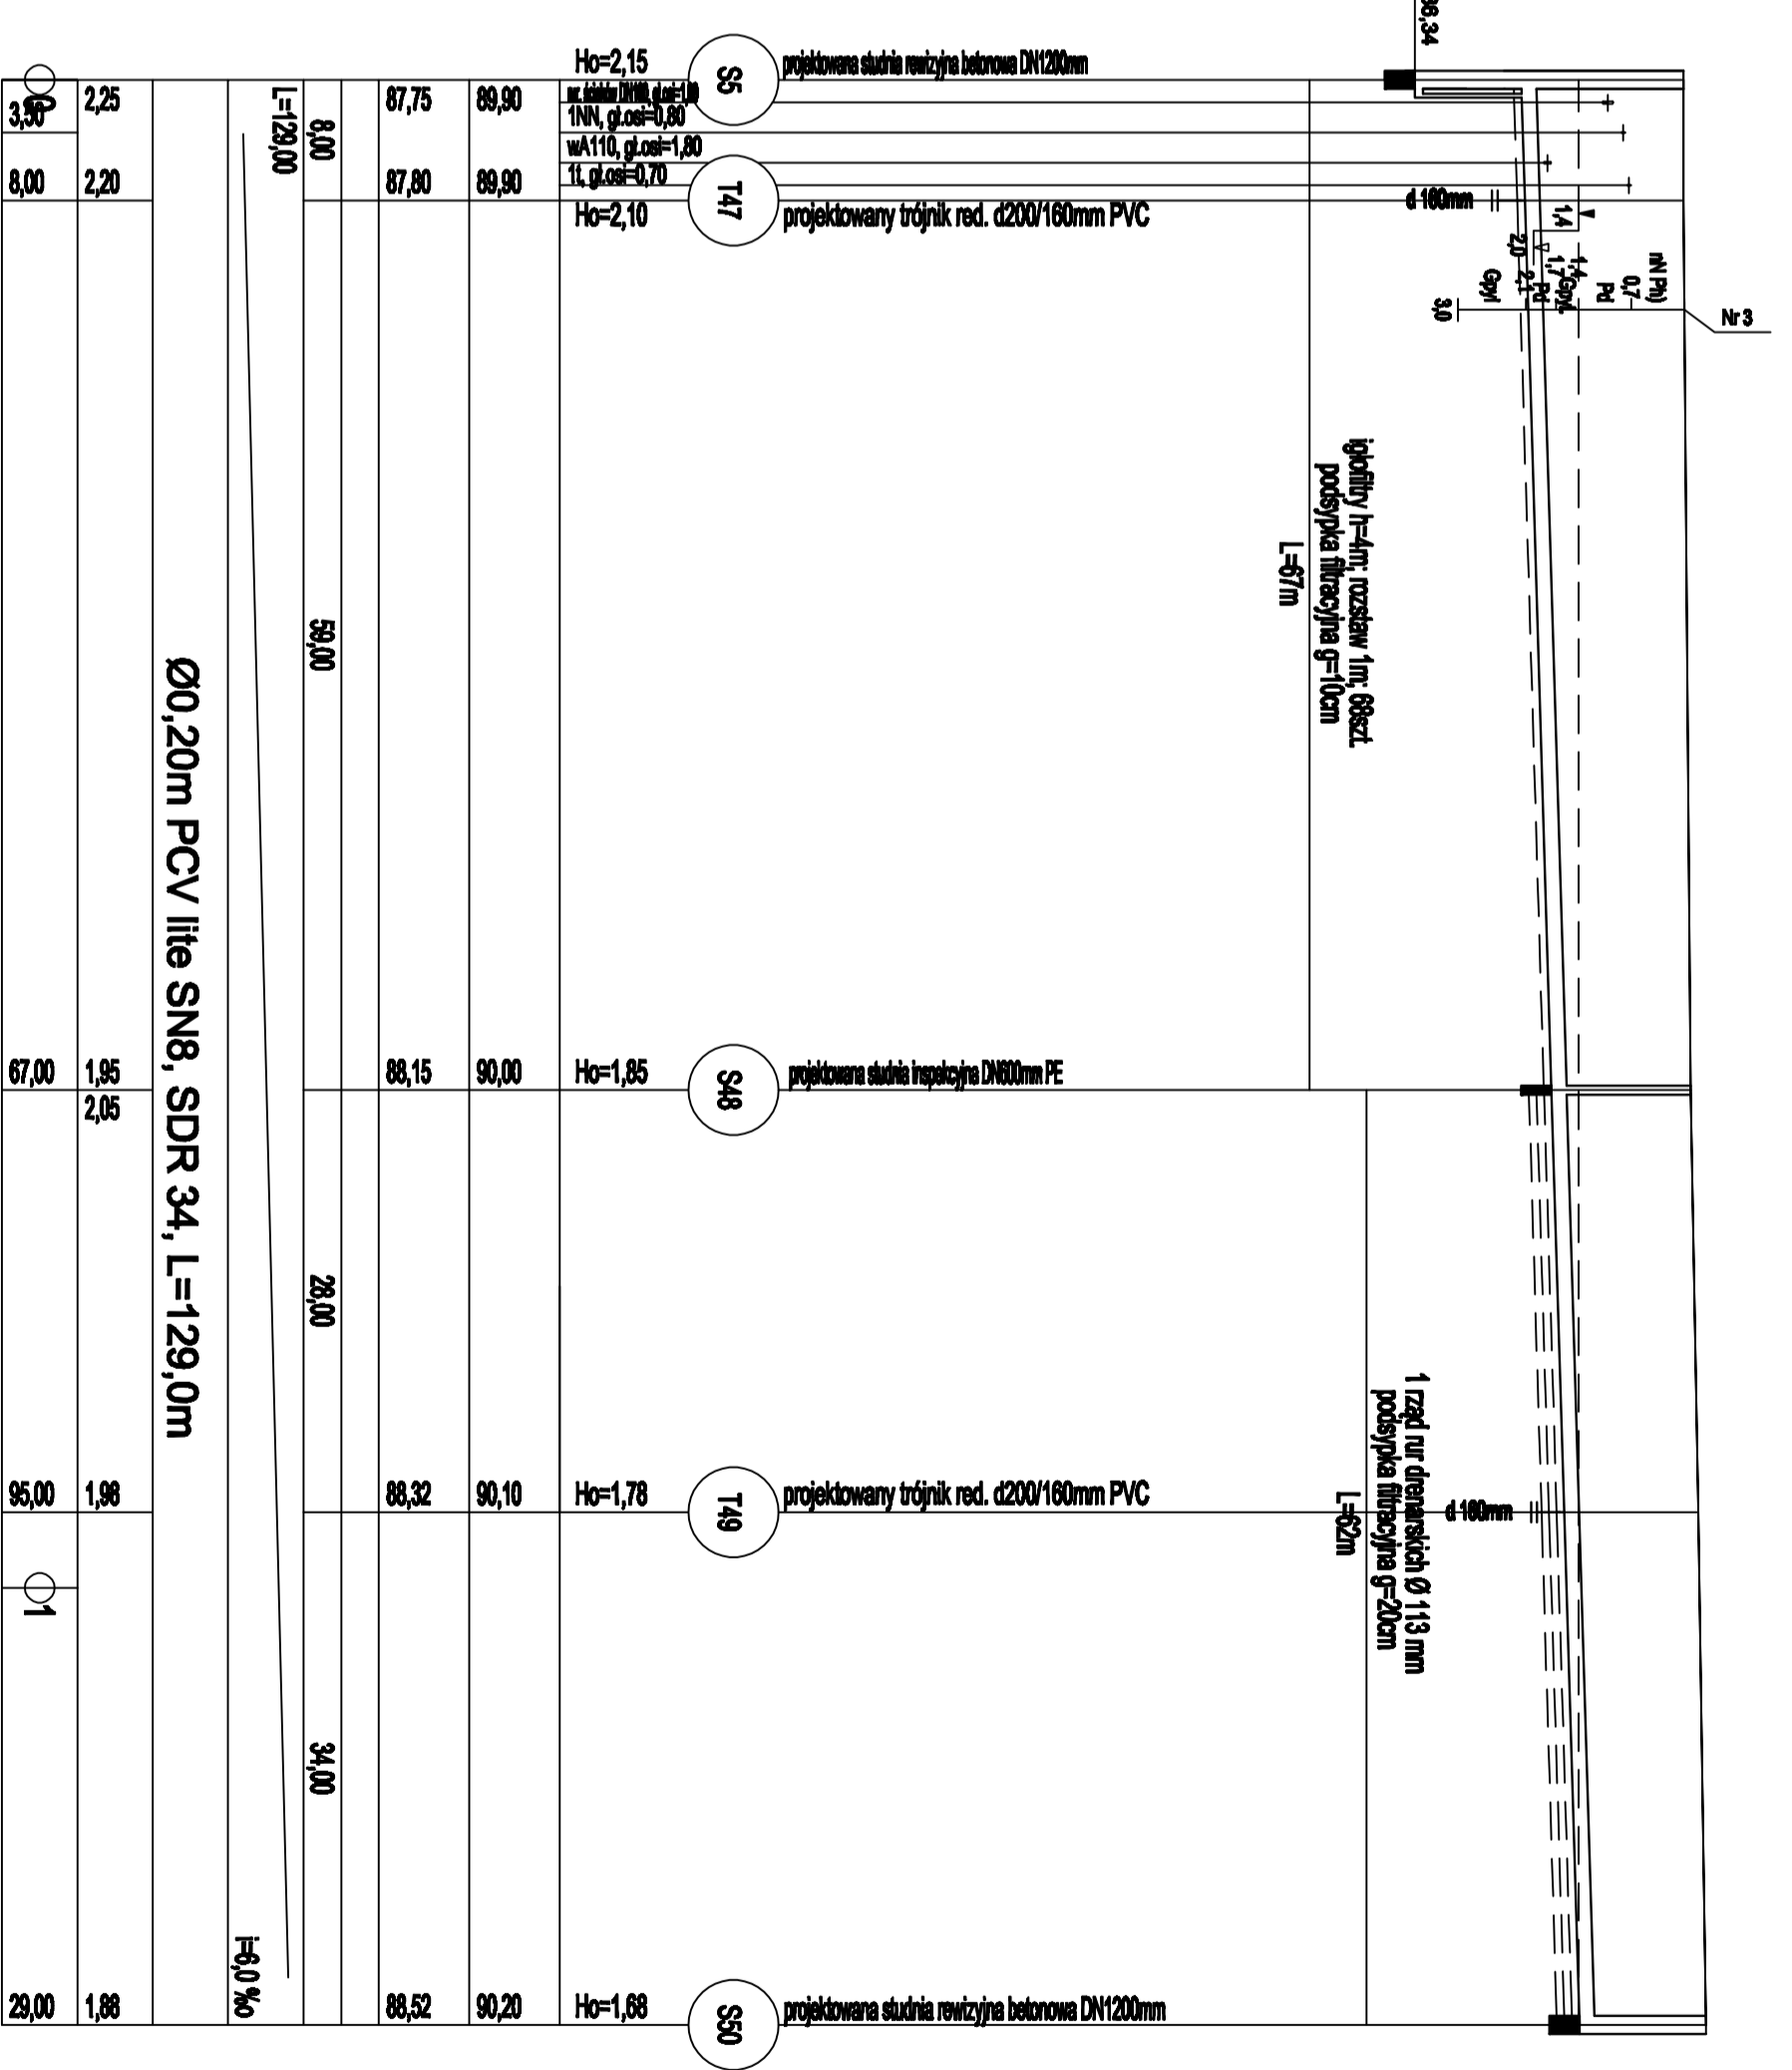

PROFILE PODŁUŻNE

Kanalizacja sanitarna

Skala 1:100/500

Stupno

dojazd od ul. Jana Pawła II

Oznaczenia:

- ⊖ numer studni
- H-4/7 zagłębienie dna kanalu
- E1 numer kolejny przeszkody
- NW kable energetyczne niskiego napięcia
- SN kable energetyczne średniego napięcia
- 1 kable i kanalizacja telefoniczna
- kl kanalizacja deszczowa
- ks kanalizacja sanitarna
- w wodociąg
- w gazociąg

Przedsiębiorstwo Projektowania i Realizacji Inwestycji Komunalnych "NKOM" sp.z o.o. w Białymstoku ul. Sebeńskiego 12 15-014 Białystok skt. 247; tel./fax. (0-85) 675 35 93		Nr. rys. 8
Objekt	Stupno Omnia Rodzynin – Kanalizacja sanitarna	Skala: 1:100/500
Temat	Projekt zagospodarowania terenu	Investor: Przedsiębiorstwo Wodociągów i Kanalizacji Sp. z o.o.
Investor	Przedsiębiorstwo Wodociągów i Kanalizacji Sp. z o.o.	Nazwa rys. Profile podłużne kanałów sanitarnych grawitacyjnych
Projektant:	mgr inż. Marusz Burdowski BE/194/01	Biuro: Sanitarna
Sprawdzający:	mgr inż. Waldemar Juszczyk BE/74/88	Data: 01.10.2015