


Łączy arkusz nr 11A

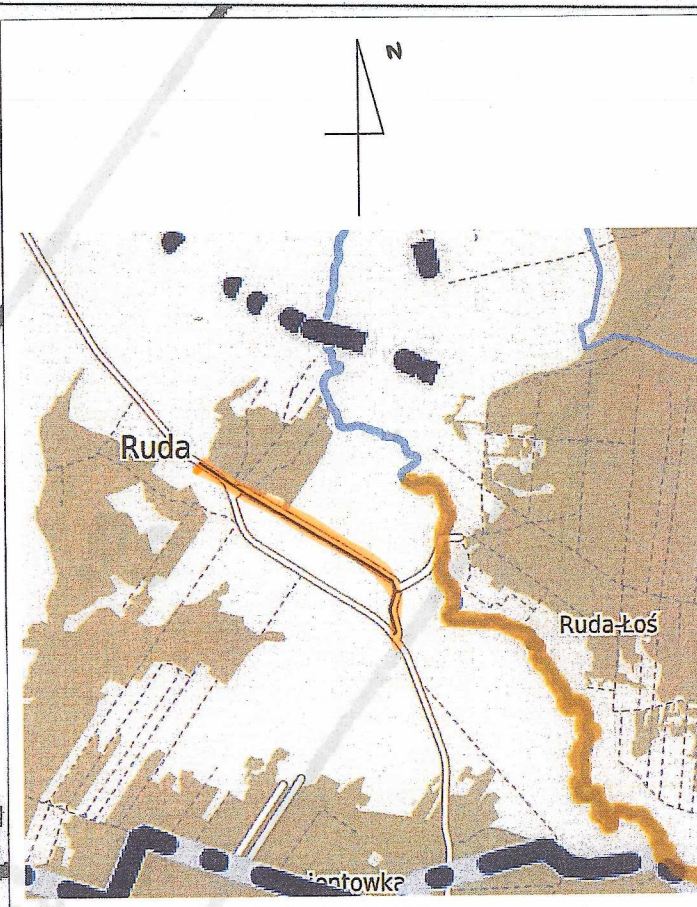

Imię i nazwisko i podpis osoby reprezentującej organ: **STAROSTA WOŁOMIŃSKI**
Data wypisania: 2016-02-28

Projekt uzgodniono bez uwag
Z upoważnieniem: **Waldemar Jankowski**
PROJEKT UZGODNIONO Z JEDNOSTKĄ WSKAZOWĄ NR 3988

MAPA DO CELÓW PROJEKTOWYCH

terenu położonego w obrębie: 0015-Ruda na dz. ew.: 164
Arkusz 2 z 3

Oznaczenie kancelaryjne pracy geodezyjnej		
6640.4336.2016		
miejscowość	Ruda	
Jednostka ewidencyjna	143409_5	
Obręb ewidencyjny	0015	
Skala mapy	1:500	
Nazwa ulicy wiodącej	Prostejki	
Oznaczenie granic obszaru, który był przedmiotem aktualizacji	nie badano KW	
Oznaczenie i informacja o uciążliwościach gruntowych mających wpływ na zagospodarowanie gruntów, sfinalizowanych w granicach projektowanej inwestycji	Brak	
Oznaczenie i symbol konturu użytku gruntowego, który nie jest ujawniony w bazie danych ewidencji gruntów i budynków	Brak	
Nie wykazuje się błędów w terenie innych nie wykazanych na niniejszej mapie urządzeń podziemnych, które nie były zlokalizowane do inwentaryzacji		
Granice w zakresie opracowania nie zostały ustalone		
Data aktualizacji mapy	2016-02-28	

BIURO GEODEZYJNE
Inż. Paweł Wilkowski
GUSZCZKA 47, 05-252 Dąbrowka
tel. 801 687 482
NIP 788-388-41-06, REGON 1416782647

GEODETA UPRAWNIONY
Inż. Paweł Wilkowski
NIP 788-388-41-06, REGON 1416782647

Nazwa i adres wykonawcy oraz data i podpis osoby reprezentującej wykonawcę
Imię i nazwisko, nr uprawnień oraz data i podpis geodety uprawniającego do opracowania mapy

Uwaga:
Odcinek od pkt. C do pkt. D wykonany metodą przewiertu sterowanego przy zastosowaniu rur PE100 RC SDR11 Ø160 L= 477,0m
Odcinek od W3 do W4 wykonany przy zastosowaniu rur PE100 RC SDR11 Ø160 L= 13,0m

WZNIKŁA DO PROJ. SIECI WODOCIAGOWEJ - WG ODBRĘBNEGO OPRAWOWANIA

LEGENDA:		
Temat:	SIEĆ WODOCIAGOWA	Numer projektu: 10A
Nazwa rysunku:	PROJEKT ZAGOSPODAROWANIA TERENU	Skala: 1:500
Adres obiektu:	m. Ruda, dz. nr 164 gm. Radzymin	Data: Czerwiec 2016 r.
Inwestor:	Gmina Radzymin Pl. T. Kościuszki 2 05-250 Radzymin	
Zespół autorów:	mgr inż. Andrzej Ochankowski MAZ/0186/PWS/05 - projektant mgr inż. Paweł Ochankowski MAZ/0186/PWS/05 - sprawdzający	Podpis: [signature]

Łączy arkusz nr 9A